



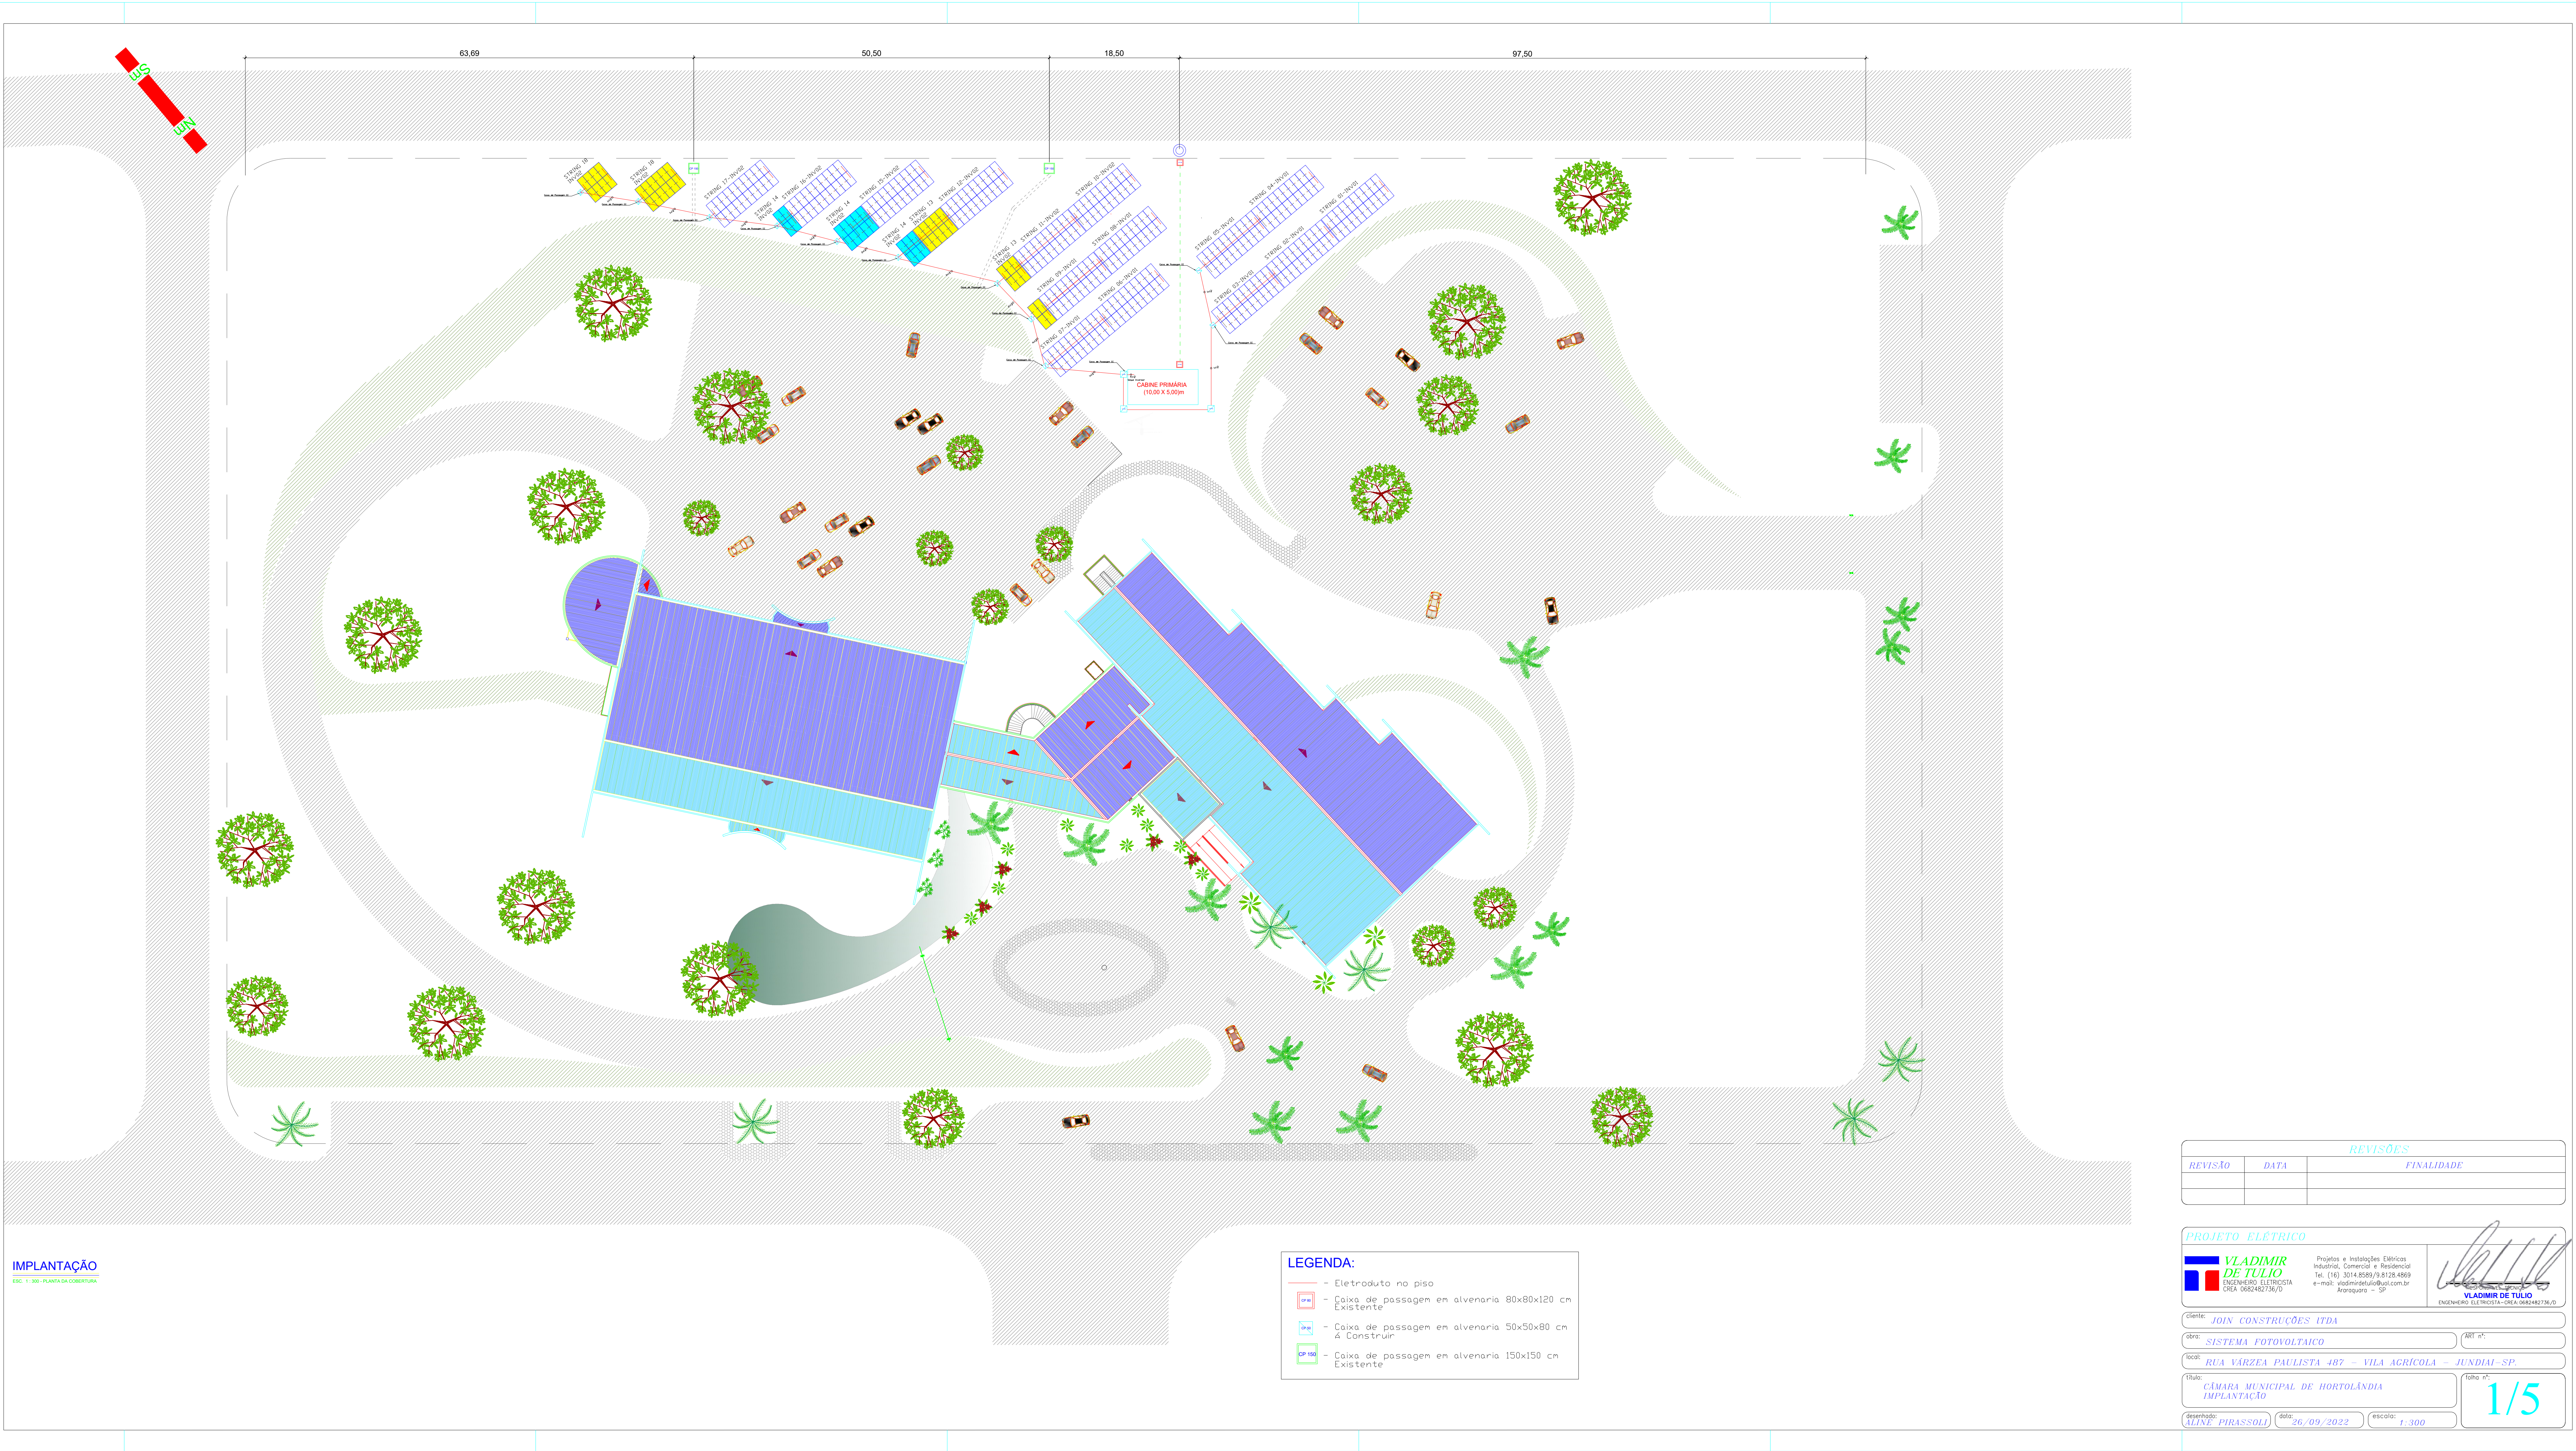

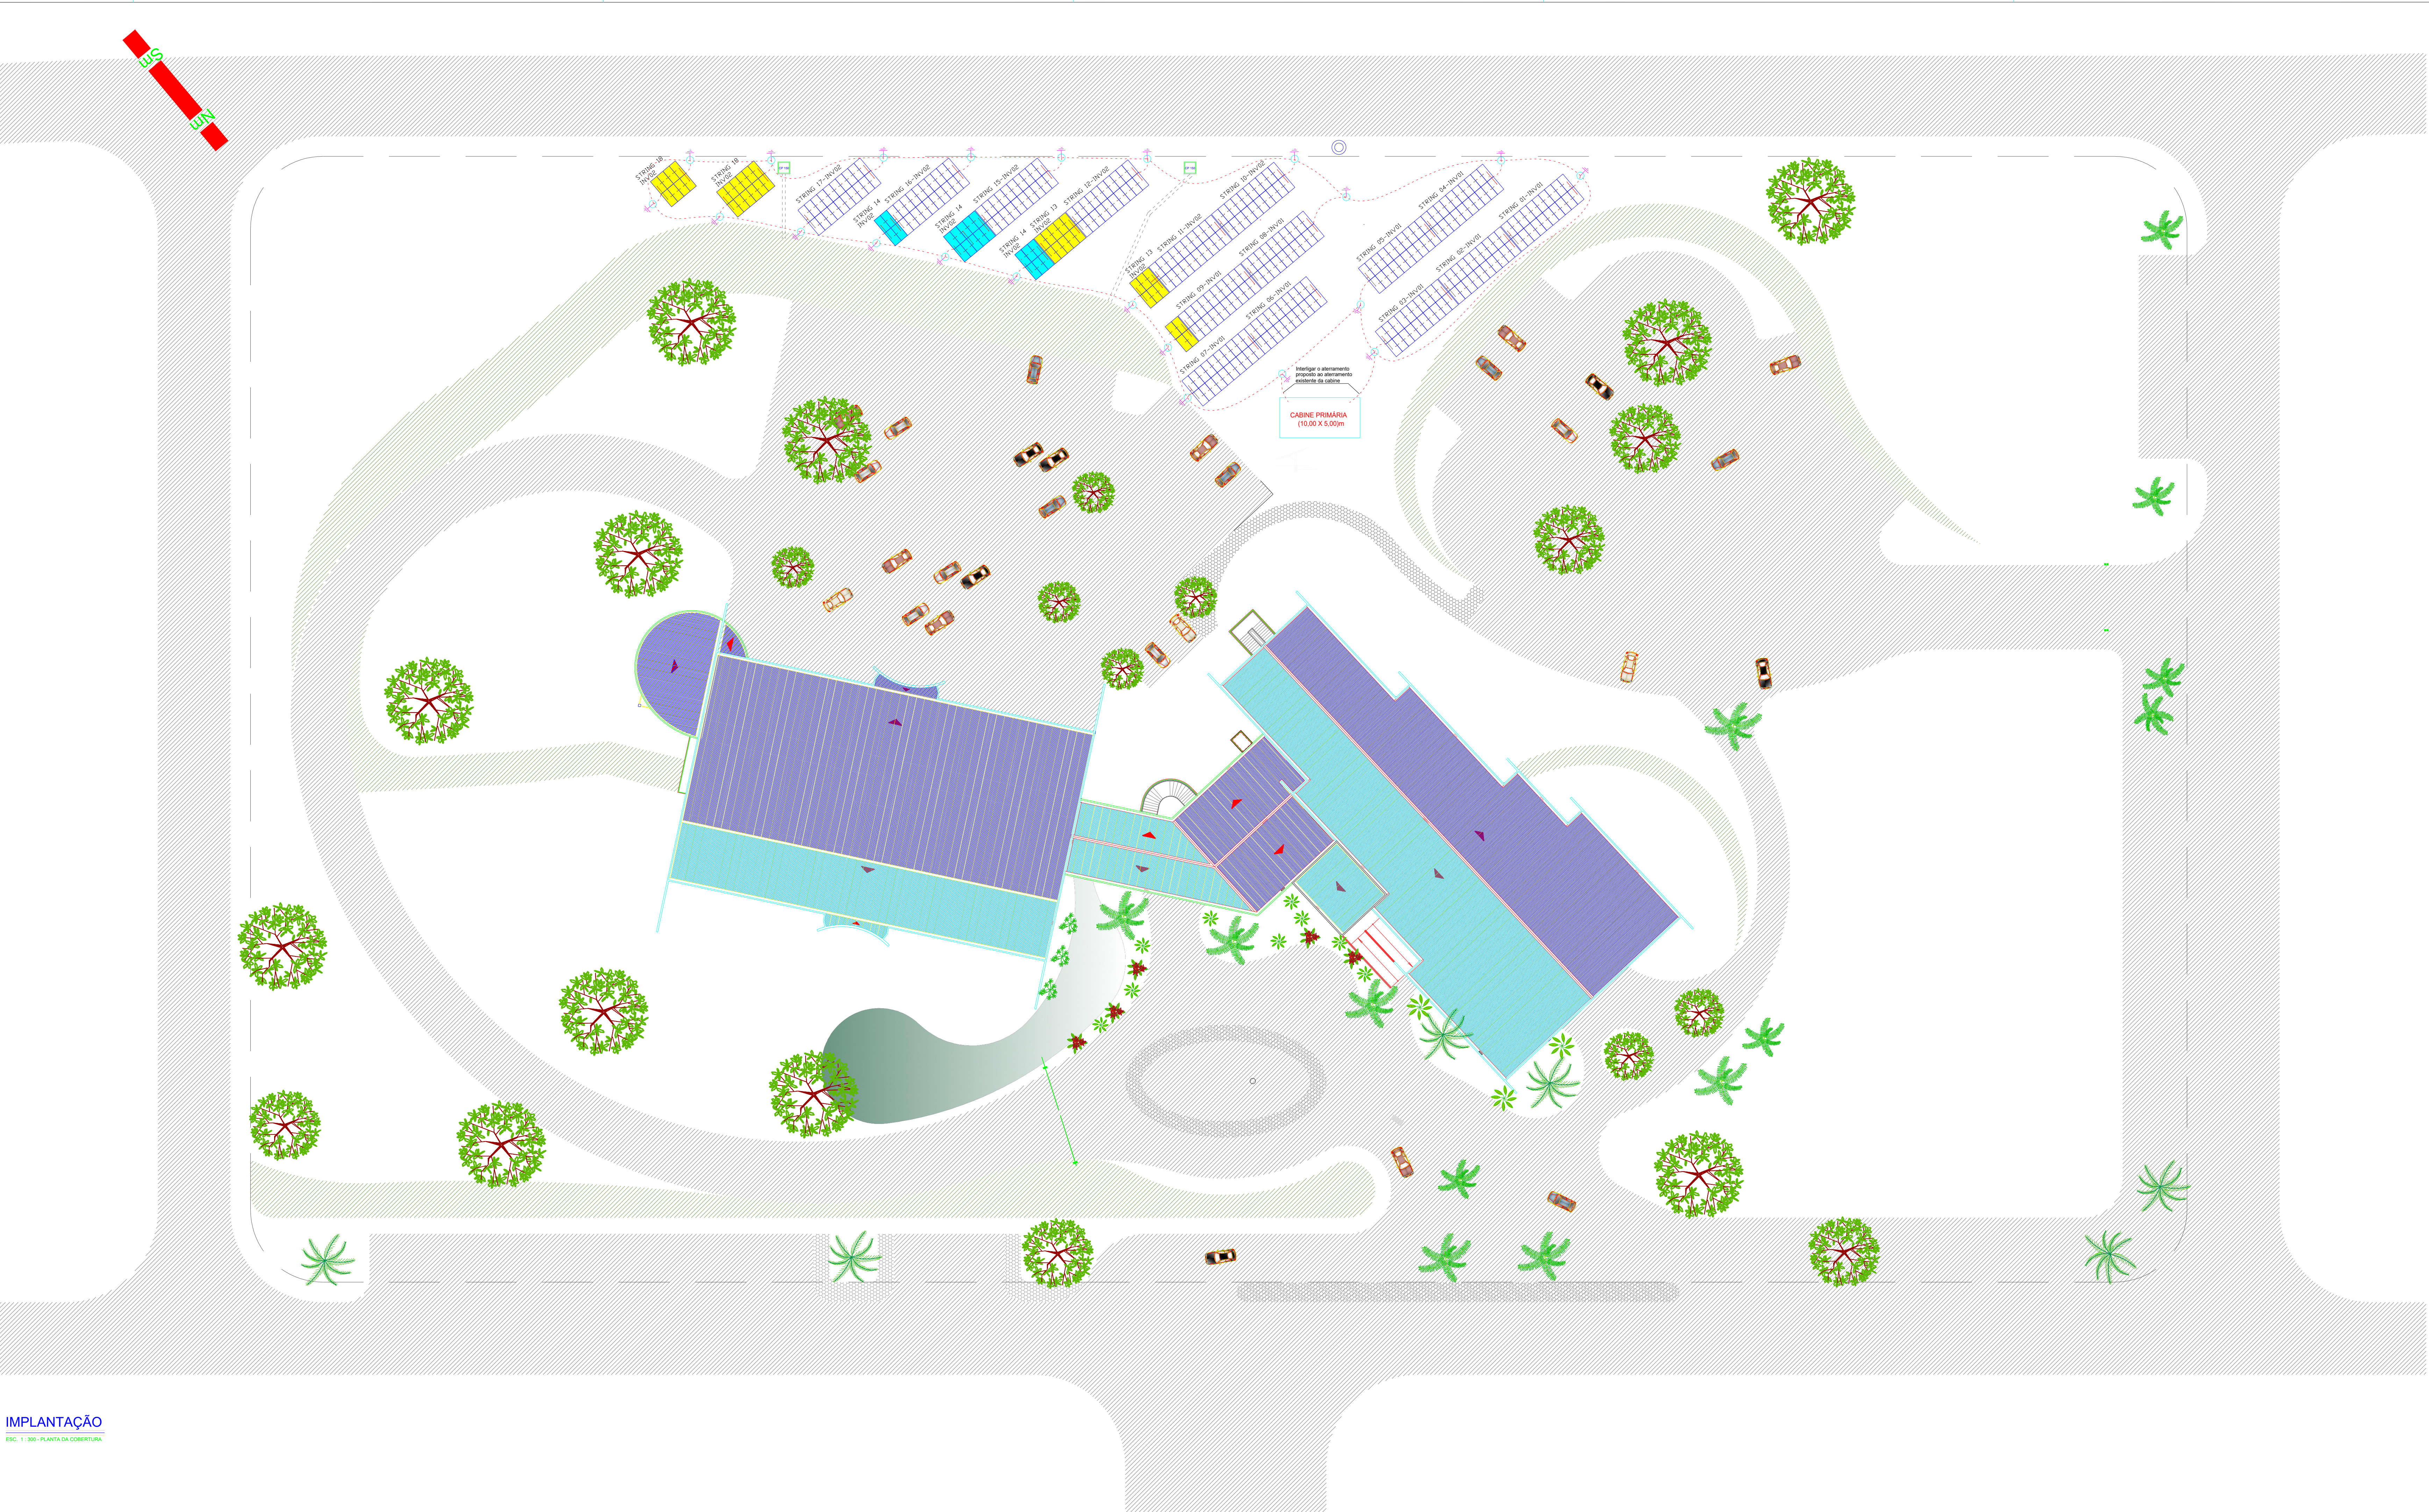


IMPLANTAÇÃO

LEGENDA/SIMBOLOGIA	
	CAIXA DE INSPEÇÃO TIPO SOLO 250 mm COM TAMPA DE FERRO PARA INSPEÇÃO DO ATERRAMENTO.
	HASTE DE ATERRAMENTO ALTA CAMADA CRÁVADA NO SOLO
	CABO DE COBRE NÚ SUBTERRÂNEO 50,0mm² - A 50 cm

REVISÕES		
REVISÃO	DATA	FINALIDADE

PROJETO ELÉTRICO

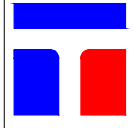

VLADIMIR DE TULLIO
ENGENHEIRO ELÉTRICO
CREA 0482482/36/0

Projetos e Instalações Elétricas
Industrial, Comercial e Residencial
Tel: (16) 3014-8589/9 8128-4869
e-mail: vladimir@vdtulio.com.br
Araraquã - SP



VLADIMIR DE TULLIO
ENGENHEIRO ELÉTRICO - CREA 0482482/36/0

cliente: JOIN CONSTRUÇÕES LTDA

obra: SISTEMA FOTOVOLTAICO

local: RUA VARZEA PAULISTA 487 - VILA AGRÍCOLA - JUNDIAÍ - SP



título: CÂMARA MUNICIPAL DE HORTOLÂNDIA
IMPLANTAÇÃO - ATERRAMENTO

desenhado: ALINE PIASSOLI


data: 26/09/2022

escala: 1:300

2/5

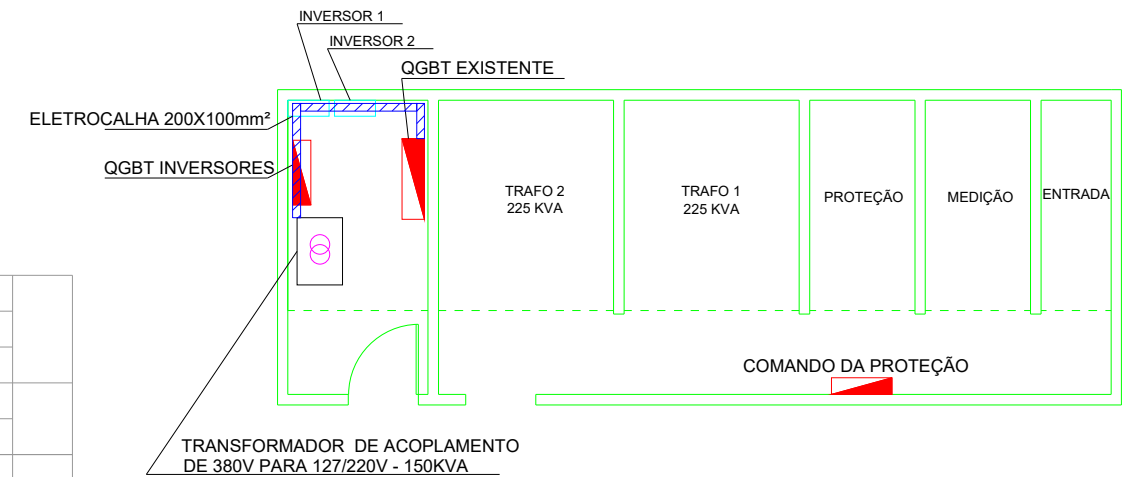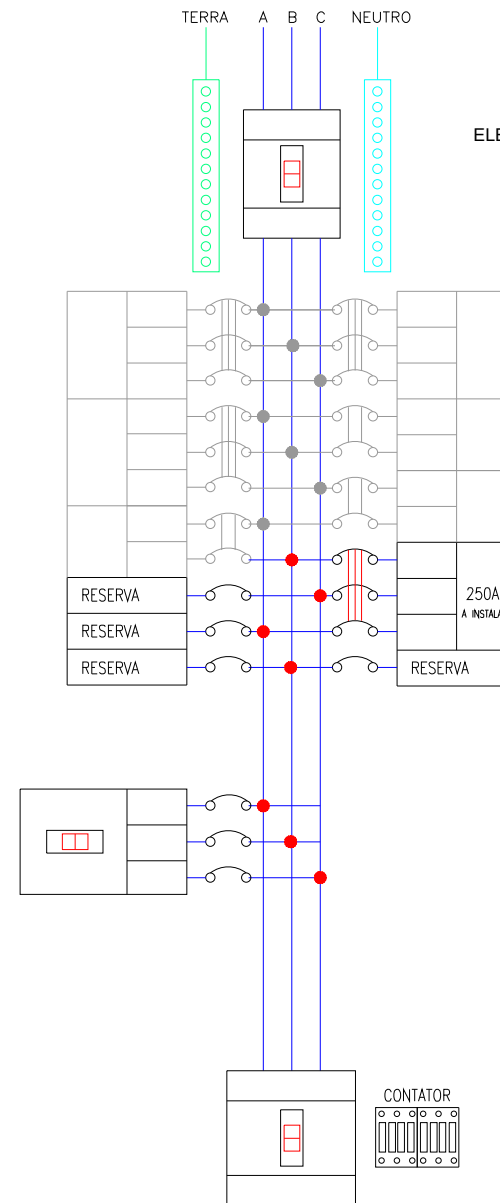


3/5

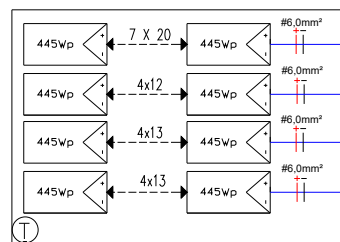



Modulo Fotovoltaicos
Fabricante: RISEN ou similar
Potência Nominal: 445 W
Qtde. de Módulos: 180
Potência Total: 60 kWp




Fabricante: WEG OU SIMILAR
Potência Nominal: 60,0 kW

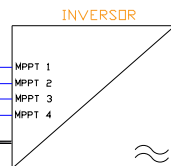


QUADRO DE PROTEÇÃO CA (STRINGBOX)

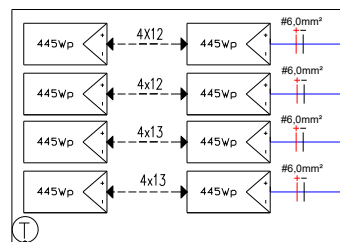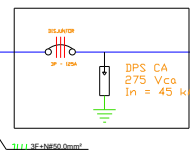

 
Modulo Fotovoltaicos
Fabricante: RISEN ou similar
Potência Nominal: 445 W
Qtde. de Módulos: 180
Potência Total: 60 kWp



Fabricante: WEG OU SIMILAR
Potência Nominal: 60,0 kW

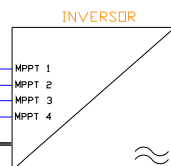

QUADRO DE PROTEÇÃO CA (STRINGBOX)

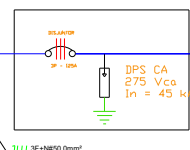

DISJUNTOR
3P - 250A

CABO 185,0 mm²

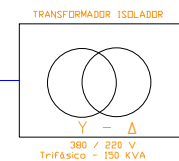


DIAGRAMA UNIFILAR

NOTAS/ESPECIFICAÇÕES

1 Toda e qualquer alteração deverá ser comunicada ao projetista responsável.

REVISÕES

REVISÃO	DATA	FINALIDADE

PROJETO ELÉTRICO

VLADIMIR DE TULIO
ENGENHEIRO ELETRICISTA
CREA 0682482736/D

Projetos e Instalações Elétricas
Industrial, Comercial e Residencial
Tel. (16) 3014.8589/9.8128.4869
e-mail: vladimirdeulio@ulio.com.br
Araraquara - SP

VLADIMIR DE TULIO
ENGENHEIRO ELETRICISTA - CREA: 0682482736/D

Cliente: JOIN CONSTRUÇÕES LTDA

Obra: SISTEMA FOTOVOLTAICO

Local: RUA VÁRZEA PAULISTA 487 - VILA AGRÍCOLA - JUNDIAÍ-SP.

Título: CÂMARA MUNICIPAL DE HORTOLÂNDIA

Diagrama BLOCOS

Desenhado: ALIN PIRASSOLI

Data: 26/09/2022

Escala: SEM ESCALA

Folha n°:

4/5

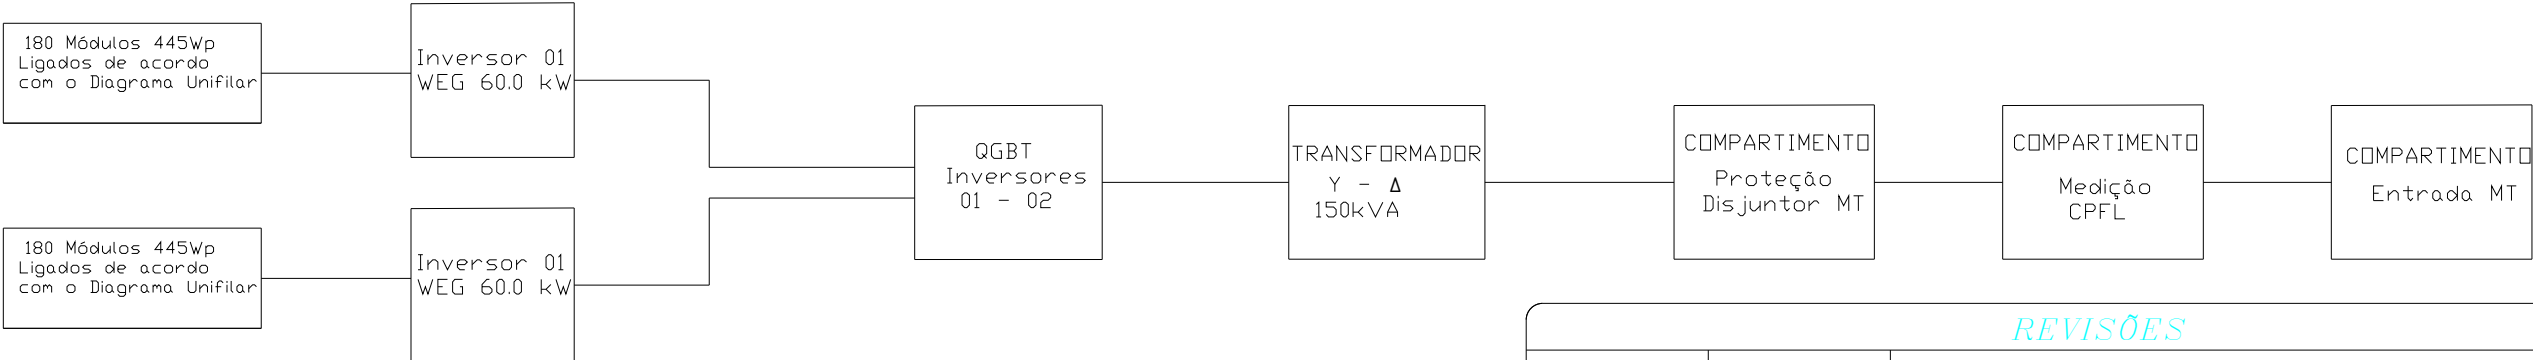


DIAGRAMA DE BLOCOS

NOTAS/ESPECIFICAÇÕES

- 1

Toda e qualquer alteração deverá ser comunicada ao projetista responsável.

REVISÕES		
REVISÃO	DATA	FINALIDADE

PROJETO ELÉTRICO

VLADIMIR DE TULIO

ENGENHEIRO ELETRICISTA

CREA 0682482736/D

Projetos e Instalações Elétricas Industrial, Comercial e Residencial

Tel. (16) 3014.8589/9.8128.4869

e-mail: vladimirdetulio@uol.com.br

Araraquara - SP

RESPONSÁVEL TÉCNICO

VLADIMIR DE TULIO

ENGENHEIRO ELETRICISTA - CREA: 0682482736/D

cliente:

JOIN CONSTRUÇÕES LTDA

obra:

SISTEMA FOTOVOLTAICO

ART n°:

local:

RUA VÁRZEA PAULISTA 487 - VILA AGRÍCOLA - JUNDIAÍ-SP.

título:

CÂMARA MUNICIPAL DE HORTOLÂNDIA

DIAGRAMA BLOCOS 2

folha n°:

5/5

desenhado:

ALINE PIRASSOLI

data:

26/09/2022

escala:

SEM ESCALA